


RZUT PIWNICY  
SKALA 1:100

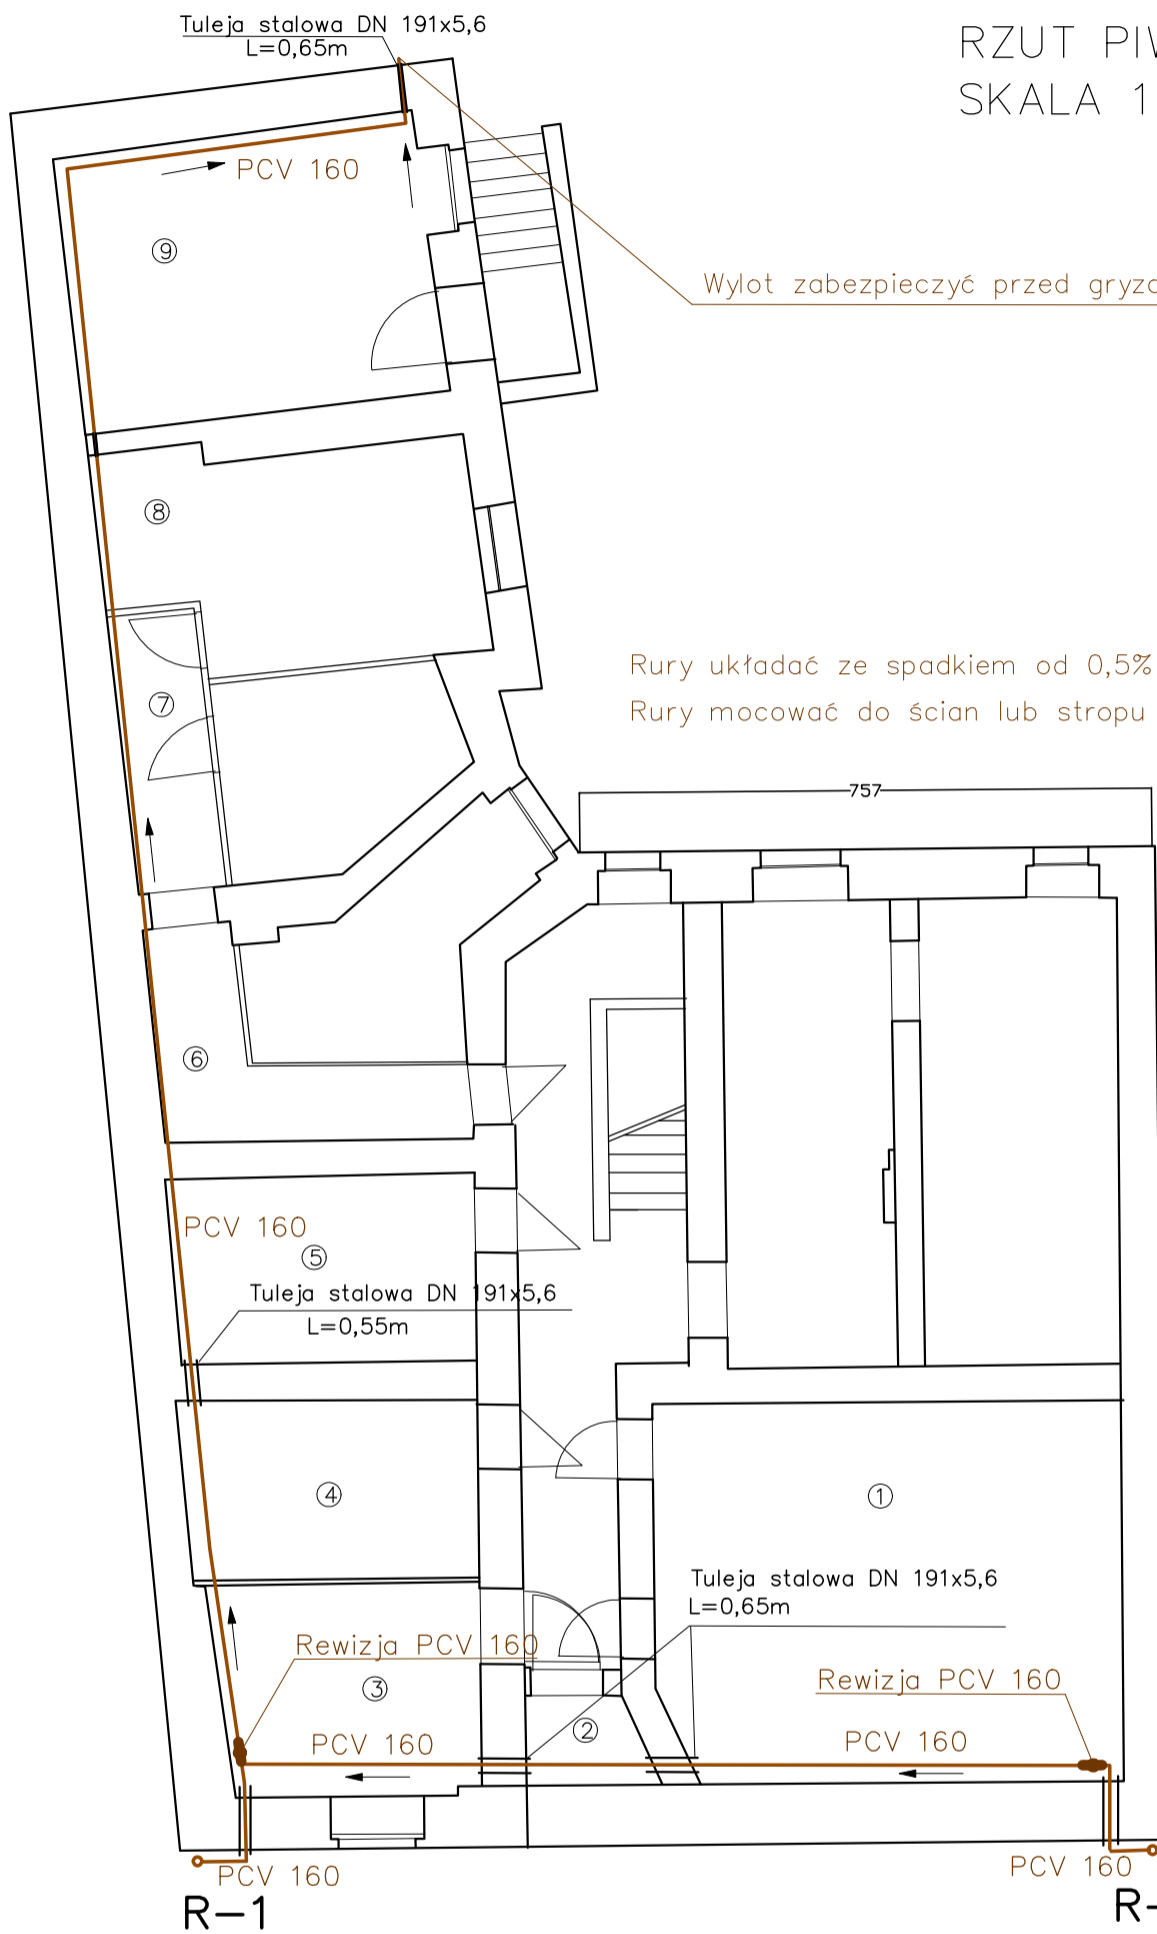

Wylot zabezpieczyć przed gryzoniami siatką 2x2cm.

Rury układać ze spadkiem od 0,5% do 1,5%  
Rury mocować do ścian lub stropu na wsporniku stalowym co 1,5m

① Nr pomieszczenia  
Numeracja pomieszczeń przyjęta na potrzeby tego projektu

PROJEKTY TECHNICZNE		
Giżycko, ul. Królowej Jadwigi 24A		
INWESTOR	Wspólnota mieszkaniowa 1 Maja 1 Al. 1 Maja 1 ; 11-500 Giżycko	BRANŻA SAN.
OBIEKT	Budynek mieszkalny Giżycko dz. nr 466/6 obr. 280601_1.0002. gm.miejska Giżycko	SKALA
RYSUNEK	Instalacja kanalizacji deszczowej	DATA II. 2024
ZAKRES	rzut piwnicy	
PROJEKTANT	mgr inż. Mirosław Tchórzewski UPR. NR SUW 81/88	PODPIS
		<b>S 2</b>

AL. 1 Maja