


RZUT PIWNIC
Skala 1:100

Spis pomieszcze?:		
Nr	Nazwa pomieszczenia	Pow. [m ²]
-1.01	przedsionek	5,81
-1.02	korytarz	34,82
-1.03	toaleta	9,35
-1.04	korytarz	31,56
-1.05	pom. piwniczne	10,99
-1.06	archiwum	28,71
-1.07	pom.	19,34
-1.08	pom.	8,82
-1.09	pom.	34,84
-1.10	pom. gospodarcze	1,82
-1.11	pom. piwniczne	5,03
-1.12	pom. piwniczne	28,32
-1.13	pom. piwniczne	14,36
-1.14	pom. piwniczne	12,69
-1.15	pom. piwniczne	14,21
-1.16	korytarz	3,90
-1.17	sala klubowa	63,28
-1.18	klatka schodowa	12,79
-1.19	korytarz	26,76
-1.20	garaż/archiwum	29,09
-1.21	archiwum	18,76
-1.22	archiwum	29,75
-1.23	archiwum	17,62
-1.24	archiwum	19,68
-1.25	pom. techniczne	6,67

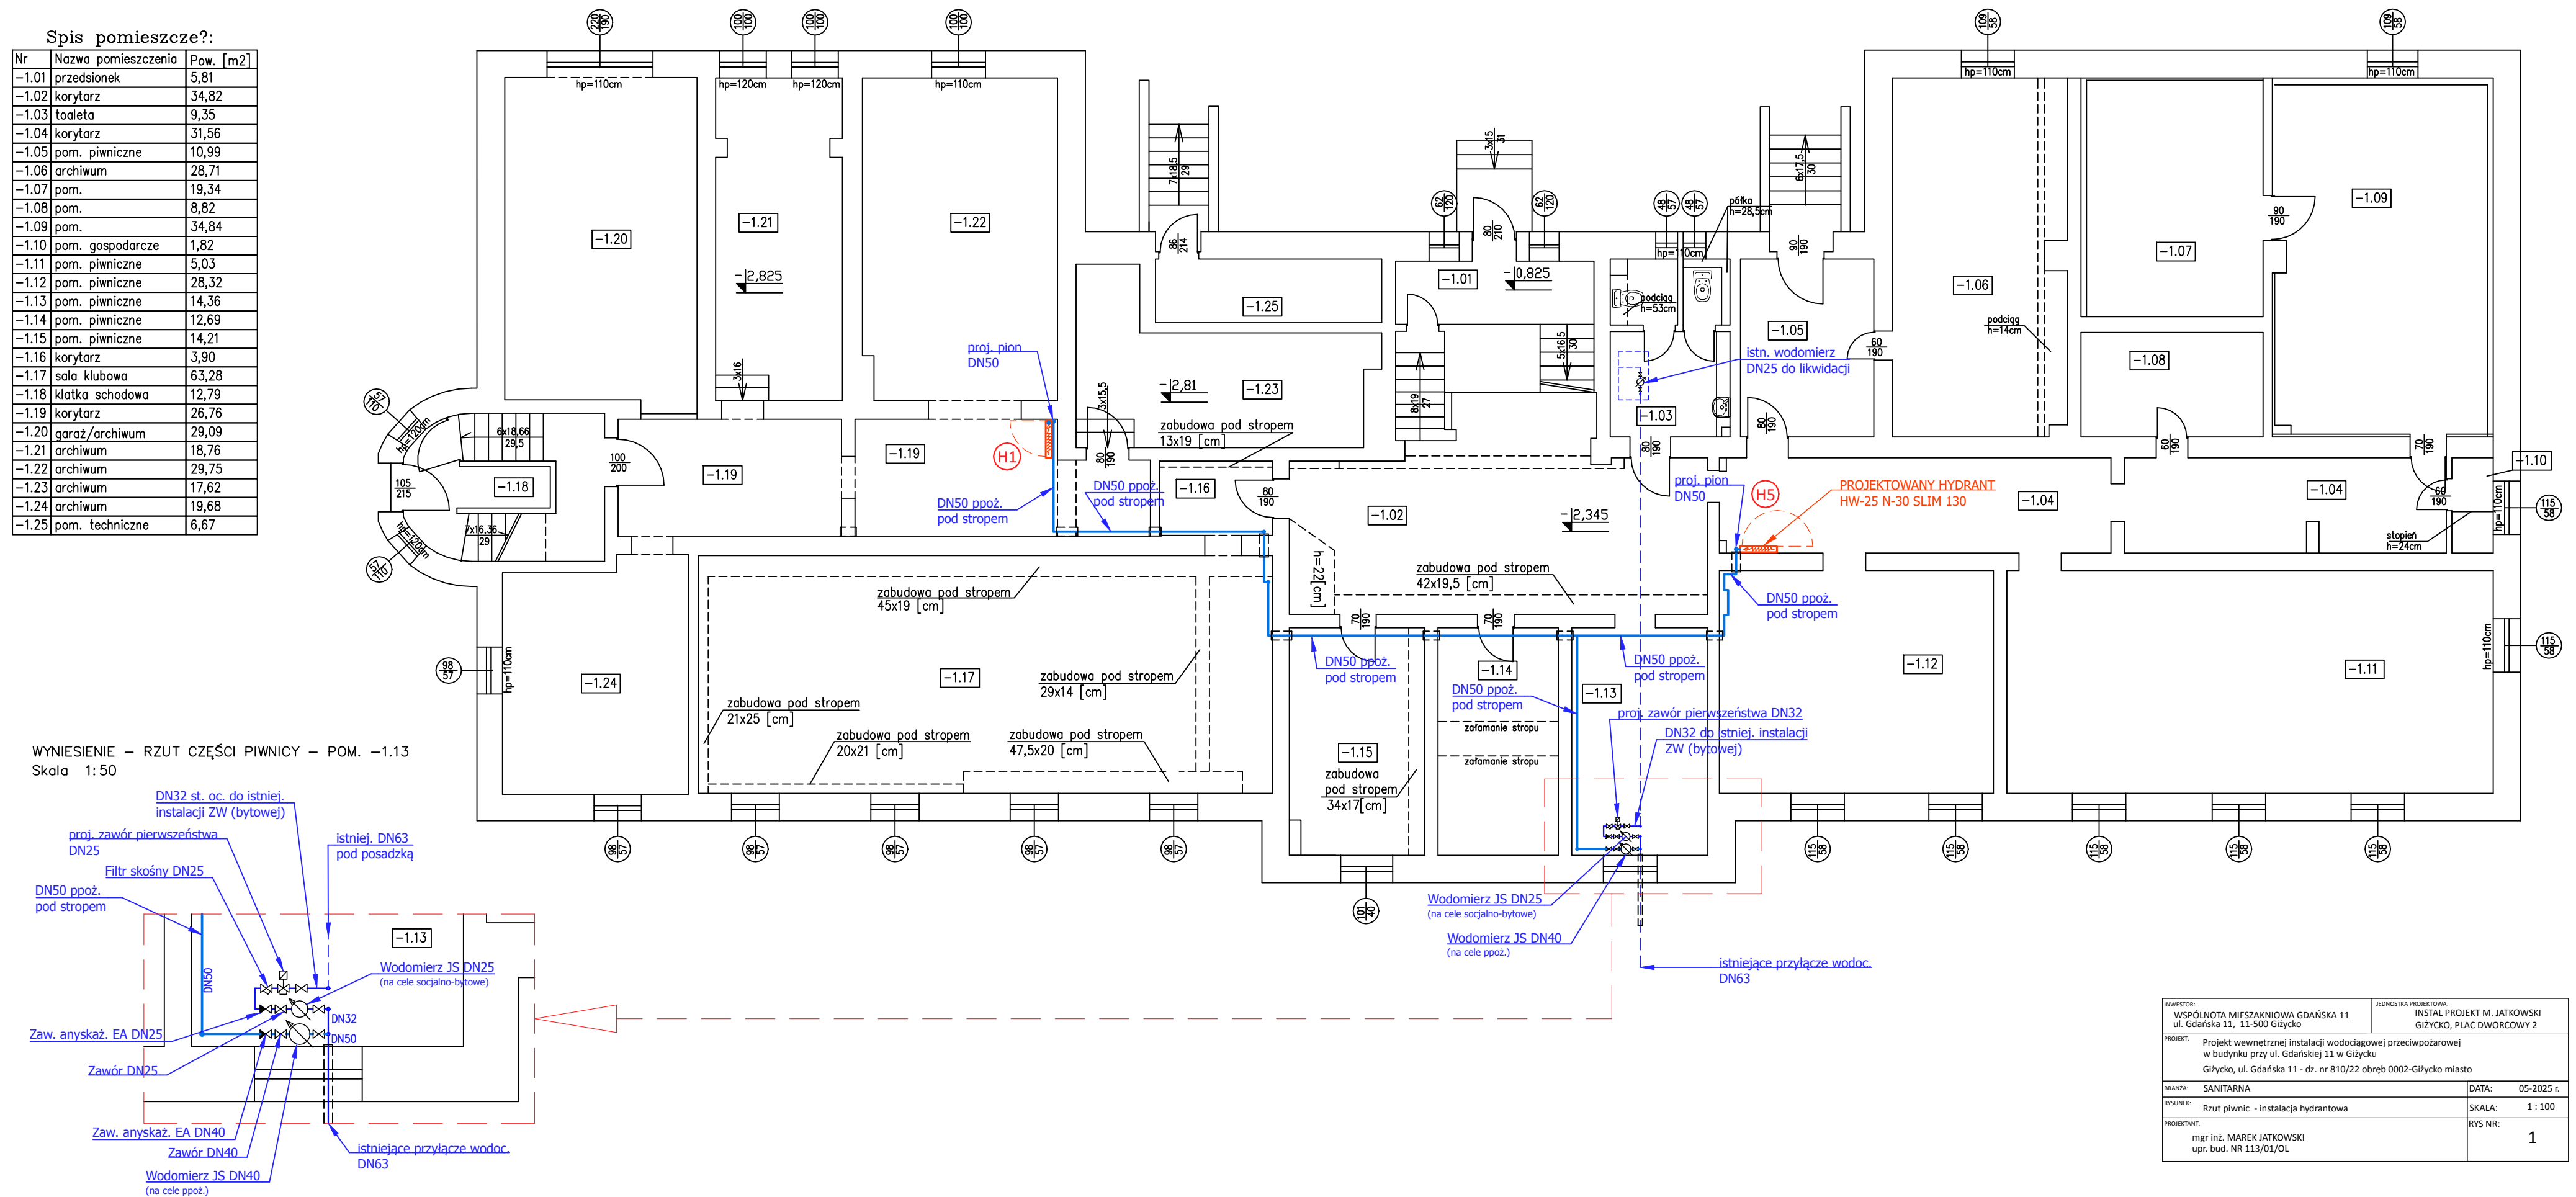

WSPÓLNOTA MIESZAKANIOWA GDAŃSKA 11 ul. Gdańska 11 - 11-500 Gdynia		JEDNOSTKA PROJEKTOWA: INSTAL. PROJEKT M. JATKOWSKI GIZYCKO, PLAC DWORCOWY 20	
PROJEKT:	Projekt wewnętrznej instalacji wodociągowej przeciwpożarowej w budynku przy ul. Gdańskiej 11 w Gdyni Gdynia, ul. Gdańska 11 - dz. nr 81/012/2009 Obrot2-Gdynia miasto		
BRANŻA:	SANTYTARNA		DATA:
RYSYNEK:	Rzut pionowy - instalacja hydrantowa		SKALA: 1 : 100
PROJEKTANT:	mgr inż. MAREK JATKOWSKI upr. bud. NR 113/01/OL		RYŚ NR: 1