


RZUT PARTERU
Skala 1:100

Spis pomieszcze?:

Nr	Nazwa pomieszczenia	Pow. [m2]
0.01	hol wejściowy	12,87
0.02	korytarz	121,82
0.03	WC ogólne	1,43
0.04	łazienka personelu	8,96
0.05	pokój biurowy	15,17
0.06	serwerownia	6,32
0.07	pom. gospodarcze	4,53
0.08	pokój biurowy	17,46
0.09	pokój biurowy	12,69
0.10	pokój biurowy	17,54
0.11	pokój biurowy	12,72
0.12	wiatrołap	4,06
0.13	pokój biurowy	18,89
0.14	pokój biurowy	12,38
0.15	pokój biurowy	17,42
0.16	pokój biurowy	28,66
0.17	pokój biurowy	14,36
0.18	pokój biurowy	14,51
0.19	pokój biurowy	15,79
0.20	pokój biurowy	15,63
0.21	pokój biurowy	19,20
0.22	pokój biurowy	13,26
0.23	pokój biurowy	17,87
0.24	korytarz	15,78
0.25	klatka schodowa	12,79
0.26	sekretariat	5,83
0.27	toaleta	6,02
0.28	pokój biurowy	20,32
0.29	pokój biurowy	13,58
0.30	archiwum	29,37
0.31	pokój biurowy	13,27
0.32	archiwum	12,22

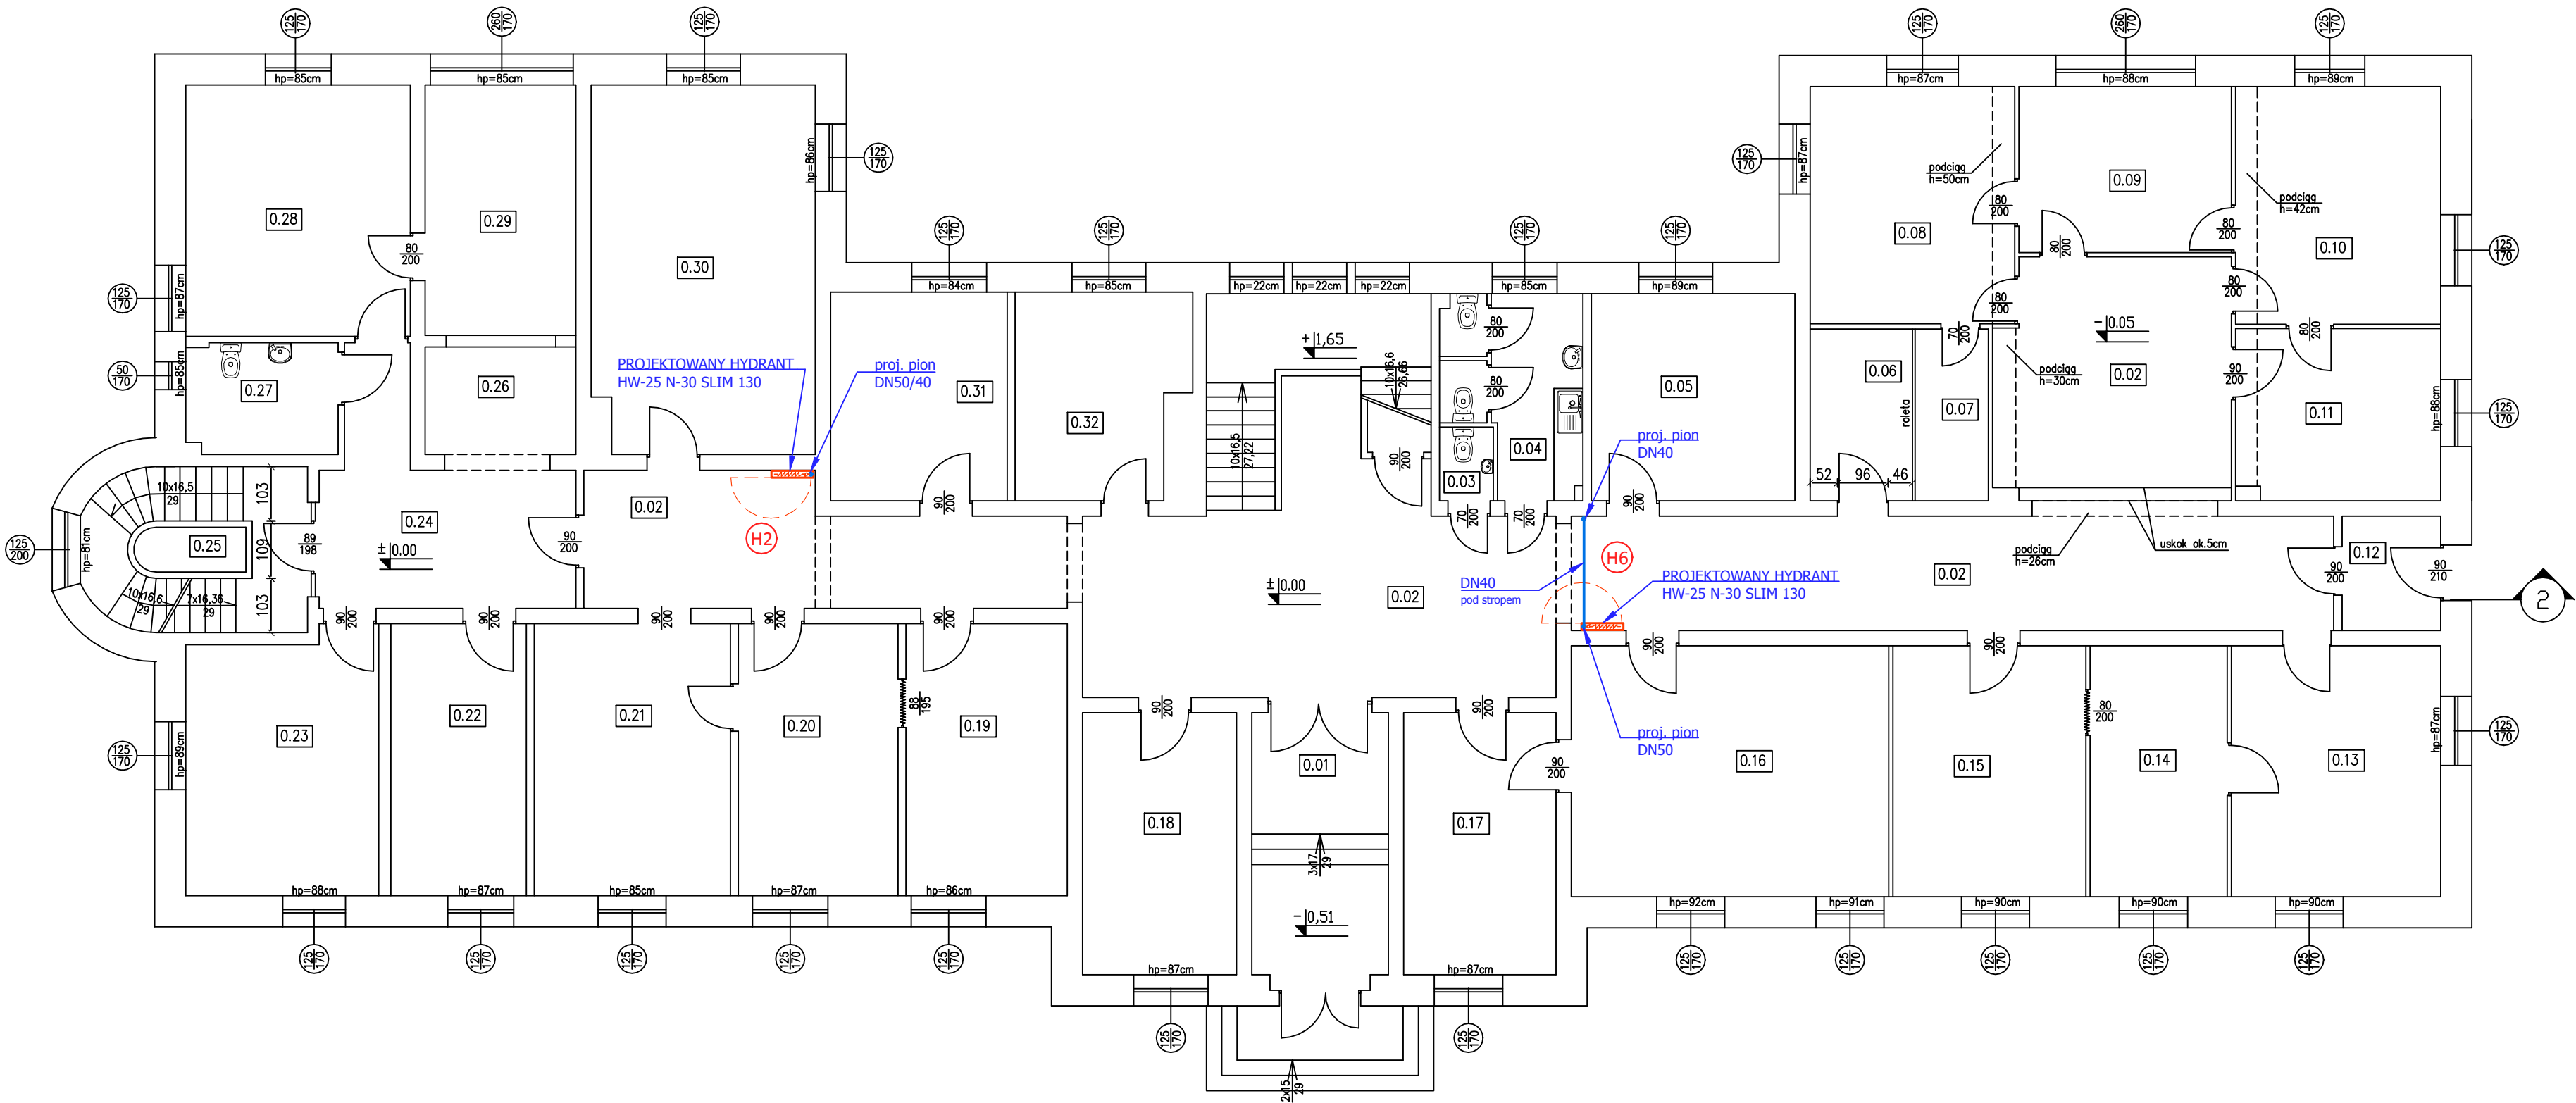

INWESTOR: WSPÓLNOTA MIESZKANIOWA GDAŃSKA 11 ul. Gdańska 11, 11-500 Giżycko	JEDNOSTKA PROJEKTOWA: INSTAL. PROJEKT M. JATKOWSKI GIŻYCKO, PLAC DWORCOWY 2
PROJEKT: Projekt wewnętrznej instalacji wodociągowej przeciwpożarowej w budynku przy ul. Gdańskiej 11 w Giżycku Giżycko, ul. Gdańska 11 - dz. nr 810/22 obręb 0002-Giżycko miasto	
BRANŻA: SANITARNA	DATA: 05-2025 r.
RYSUJEK: Rzut parteru - instalacja hydrantowa	SKALA: 1 : 100
PROJEKTANT: mgr inż. MAREK JATKOWSKI upr. bud. NR 113/01/OL	RYC NR: 2