


RZUT PIWNIC
Skala 1:100

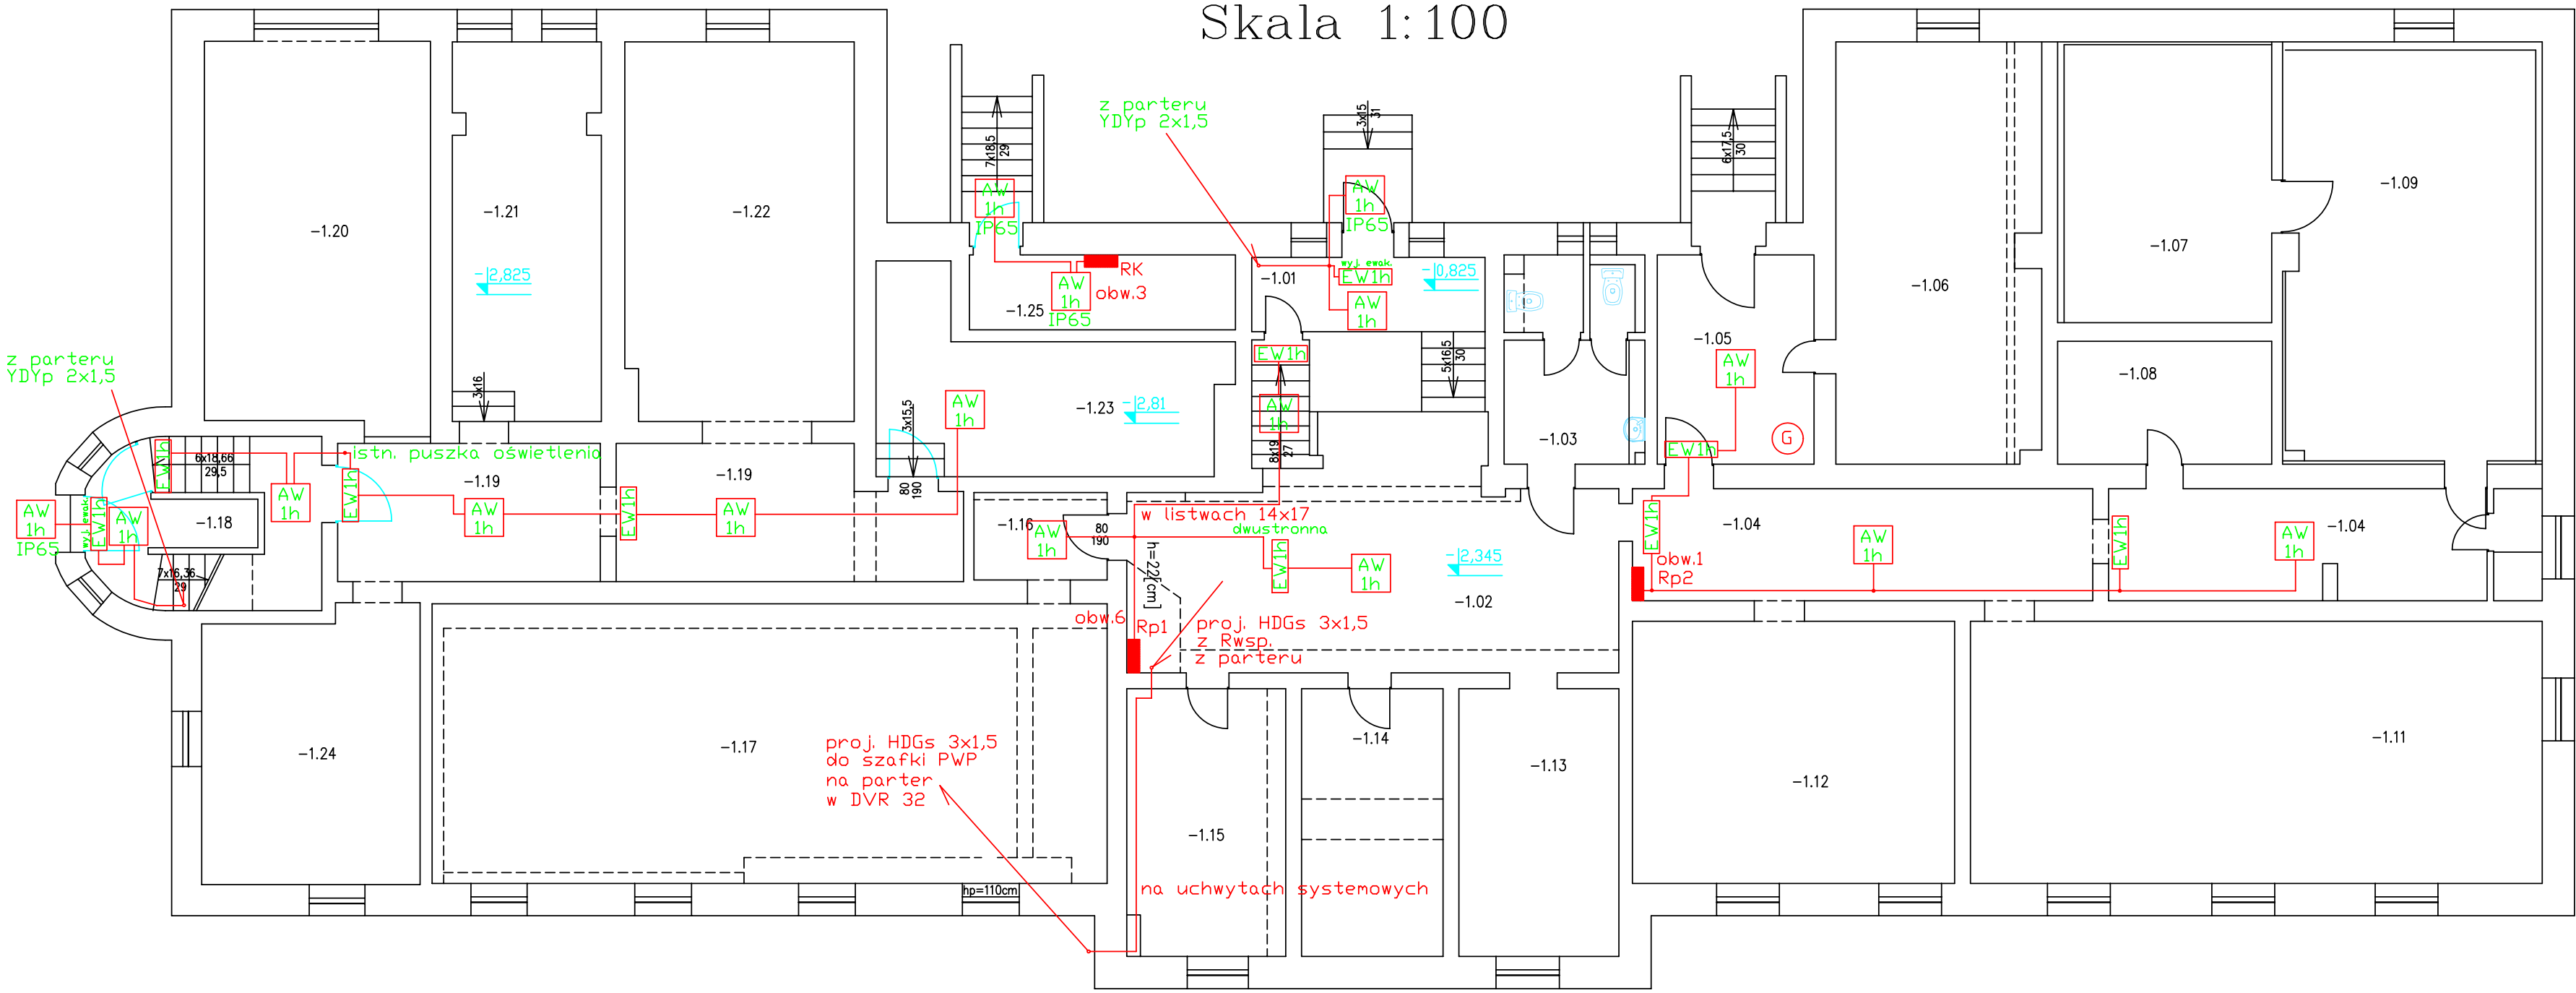

Spis pomieszczeń:

- Nr Nazwa pomieszczenia
- 1.01 przedsiónek
 - 1.02 korytarz
 - 1.03 toaleta
 - 1.04 korytarz
 - 1.05 pom. piwniczne
 - 1.06 archiwum
 - 1.07 pom. wygłuszone
 - 1.08 pom. wygłuszone
 - 1.09 pom. wygłuszone
 - 1.10 pom. gospodarcze
 - 1.11 pom. piwniczne
 - 1.12 pom. piwniczne
 - 1.13 pom. piwniczne
 - 1.14 pom. piwniczne
 - 1.15 pom. piwniczne
 - 1.16 korytarz
 - 1.17 sala klubowa
 - 1.18 klatka schodowa
 - 1.19 korytarz
 - 1.20 garaż/archiwum
 - 1.21 archiwum
 - 1.22 archiwum
 - 1.23 archiwum
 - 1.24 archiwum
 - 1.25 pom. techniczne

LEGENDA:



górnica



oprawa oświetlenia awaryjnego 1h IP20



oprawa oświetlenia awaryjnego 1h IP65



oprawa oświetlenia awaryjnego 1h IP20 z piktogramem kierunku ewakuacji




oprawa oświetlenia awaryjnego 1h IP20 z piktogramem "wyjście ewakuacyjne"

Inwestor: Wspólnota Mieszkaniowa Gdańska 11, 11-500 Głizycko	
Jednostka projektowa: ELEKTRO-TECH PROJEKT mgr inż. Ryszard Fabrykowski 11-500 Wilkowy, ul. Makowa 9	
PROJEKTANT : mgr inż. Ryszard Fabrykowski	PODPIS
upr.proj. 118/98/Wt.	

Rzut piwnic	1:100	E	1
Inst. elektryczne ośw. awaryjnego	08.25		

RZUT PARTERU
Skala 1:100

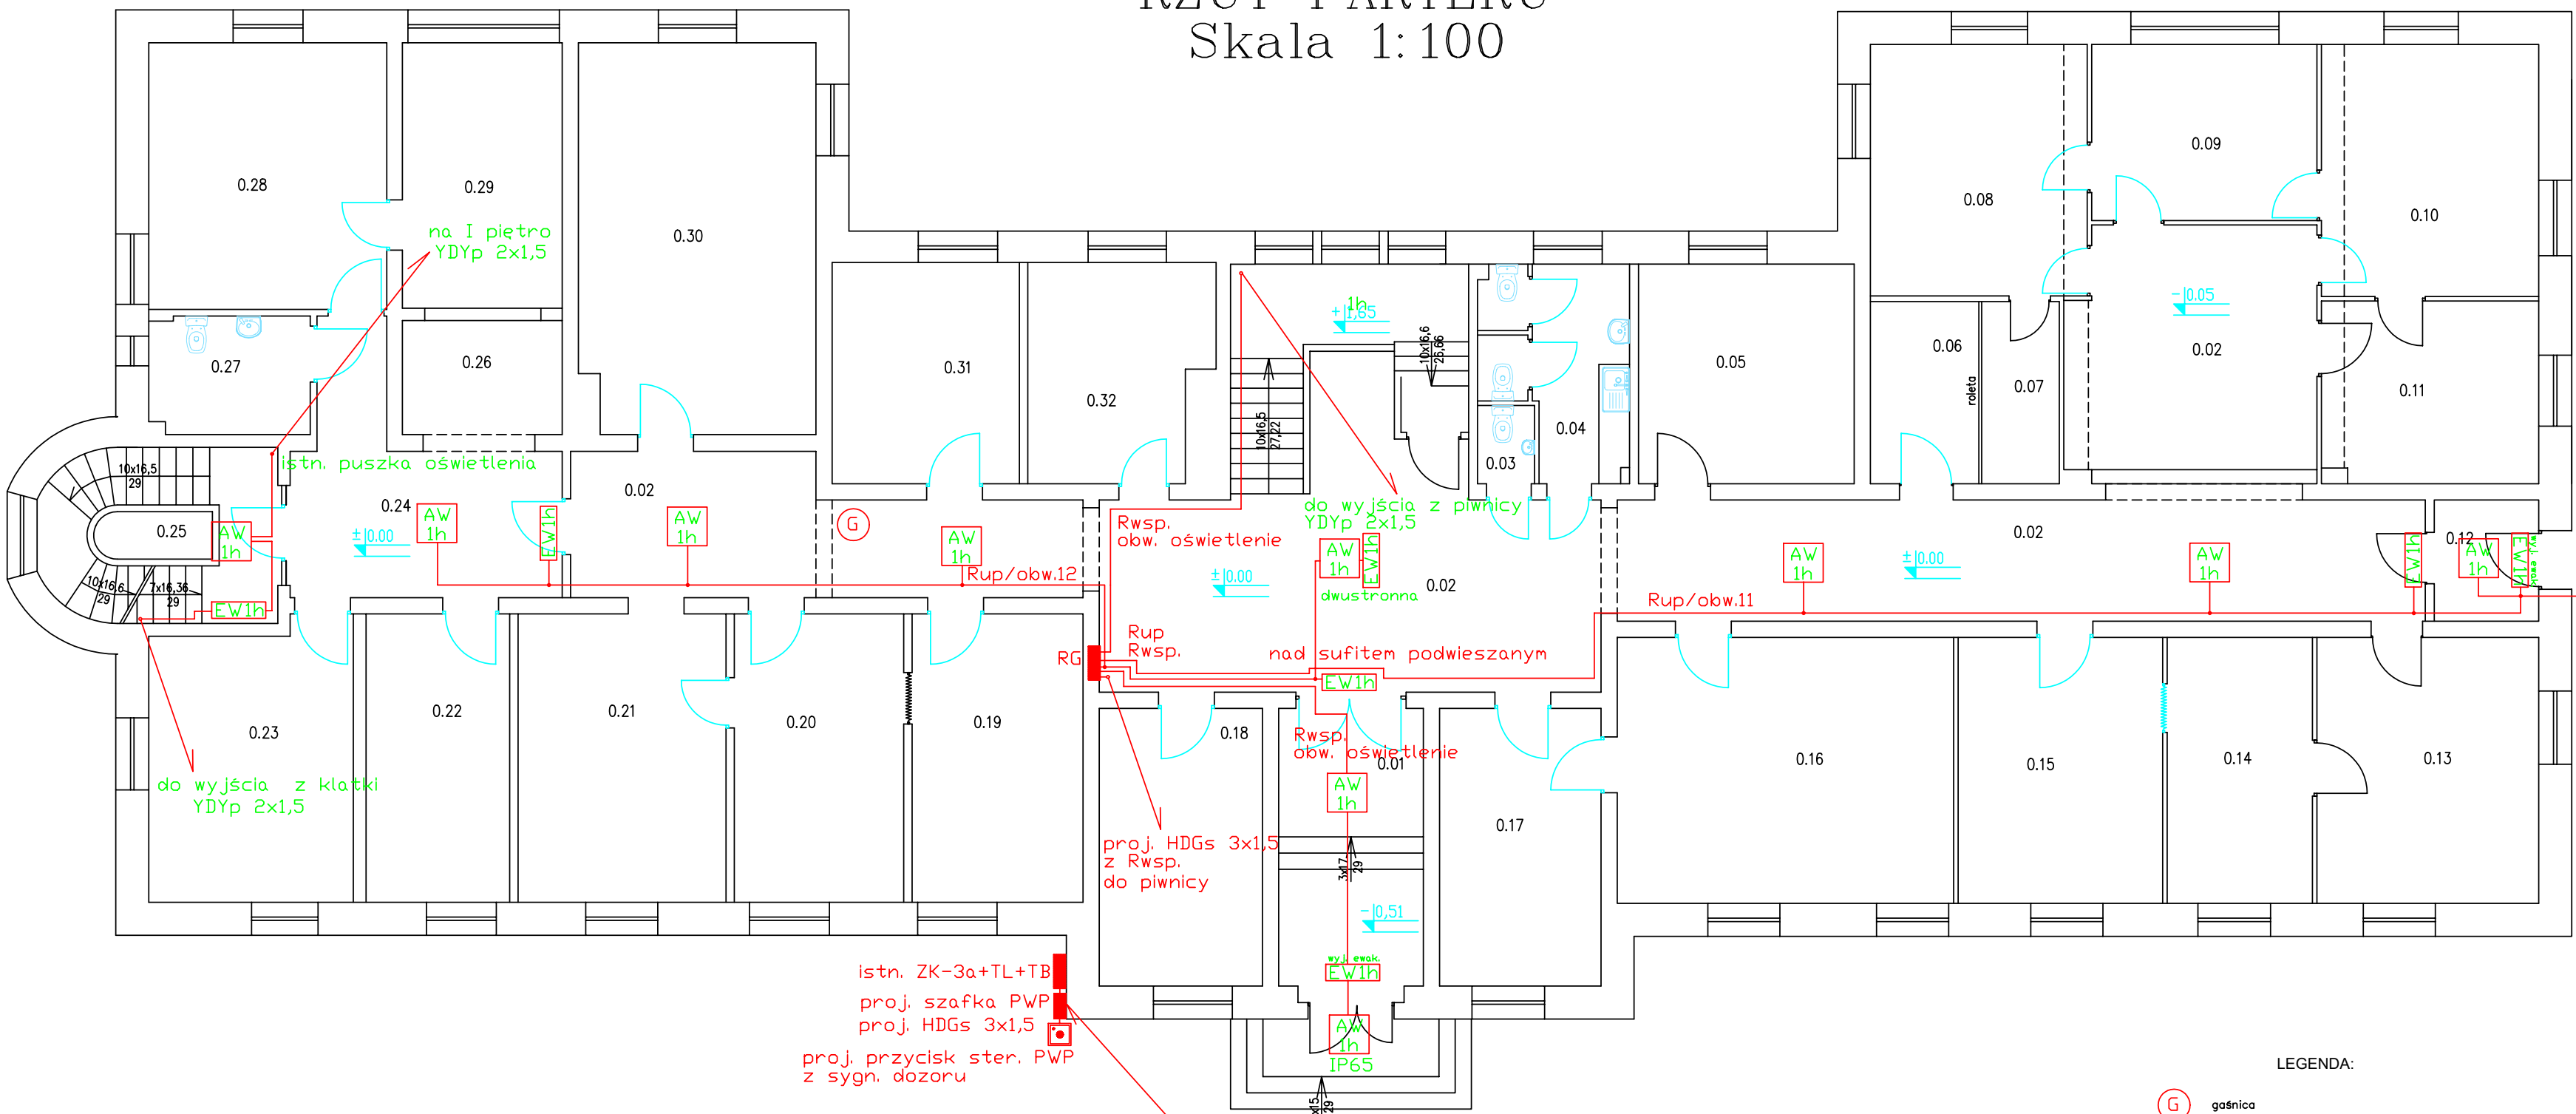

Spis pomieszczeń:

- Nr Nazwa pomieszczenia
- 0.01 hol wejściowy
 - 0.02 korytarz
 - 0.03 WC ogólnie
 - 0.04 łazienka personelu
 - 0.05 pokój biurowy
 - 0.06 serverownia
 - 0.07 pom. gospodarcze
 - 0.08 pokój biurowy
 - 0.09 pokój biurowy
 - 0.10 pokój biurowy
 - 0.11 pokój biurowy
 - 0.12 wiatrołap
 - 0.13 pokój biurowy
 - 0.14 pokój biurowy
 - 0.15 pokój biurowy
 - 0.16 pokój biurowy
 - 0.17 pokój biurowy
 - 0.18 pokój biurowy
 - 0.19 pokój biurowy
 - 0.20 pokój biurowy
 - 0.21 pokój biurowy
 - 0.22 pokój biurowy
 - 0.23 pokój biurowy
 - 0.24 korytarz
 - 0.25 klatka schodowa
 - 0.26 sekretariat
 - 0.27 toaleta
 - 0.28 pokój biurowy
 - 0.29 pokój biurowy
 - 0.30 archiwum
 - 0.31 pokój biurowy
 - 0.32 archiwum

LEGENDA:



górnica



przycisk sterowniczy PWP



oprawa oświetlenia awaryjnego 1h IP20



oprawa oświetlenia awaryjnego 1h IP65



oprawa oświetlenia awaryjnego 1h IP20 z piktogramem kierunku ewakuacji



oprawa oświetlenia awaryjnego 1h IP20 z piktogramem "wyjście ewakuacyjne"

Inwestor: Wspólnota Mieszkaniowa Gdańska 11, 11-500 Głizycko	
Jednostka projektowa: ELEKTRO-TECH PROJEKT mgr inż. Ryszard Fabrykowski 11-500 Wilkowy, ul. Makowa 9	
PROJEKTANT : mgr inż. Ryszard Fabrykowski	PODPIS
upr.proj. 118/98/Wt.	

Rzut parteru	1:100	E	2
Inst. elektryczne ośw. awaryjnego	08.25		